


INSTALACJA WENTYLACJI MECHANICZNEJ.
INSTALACJA CENTRALNEGO OGRZEWANIA.
RZUT PARTERU 1:100

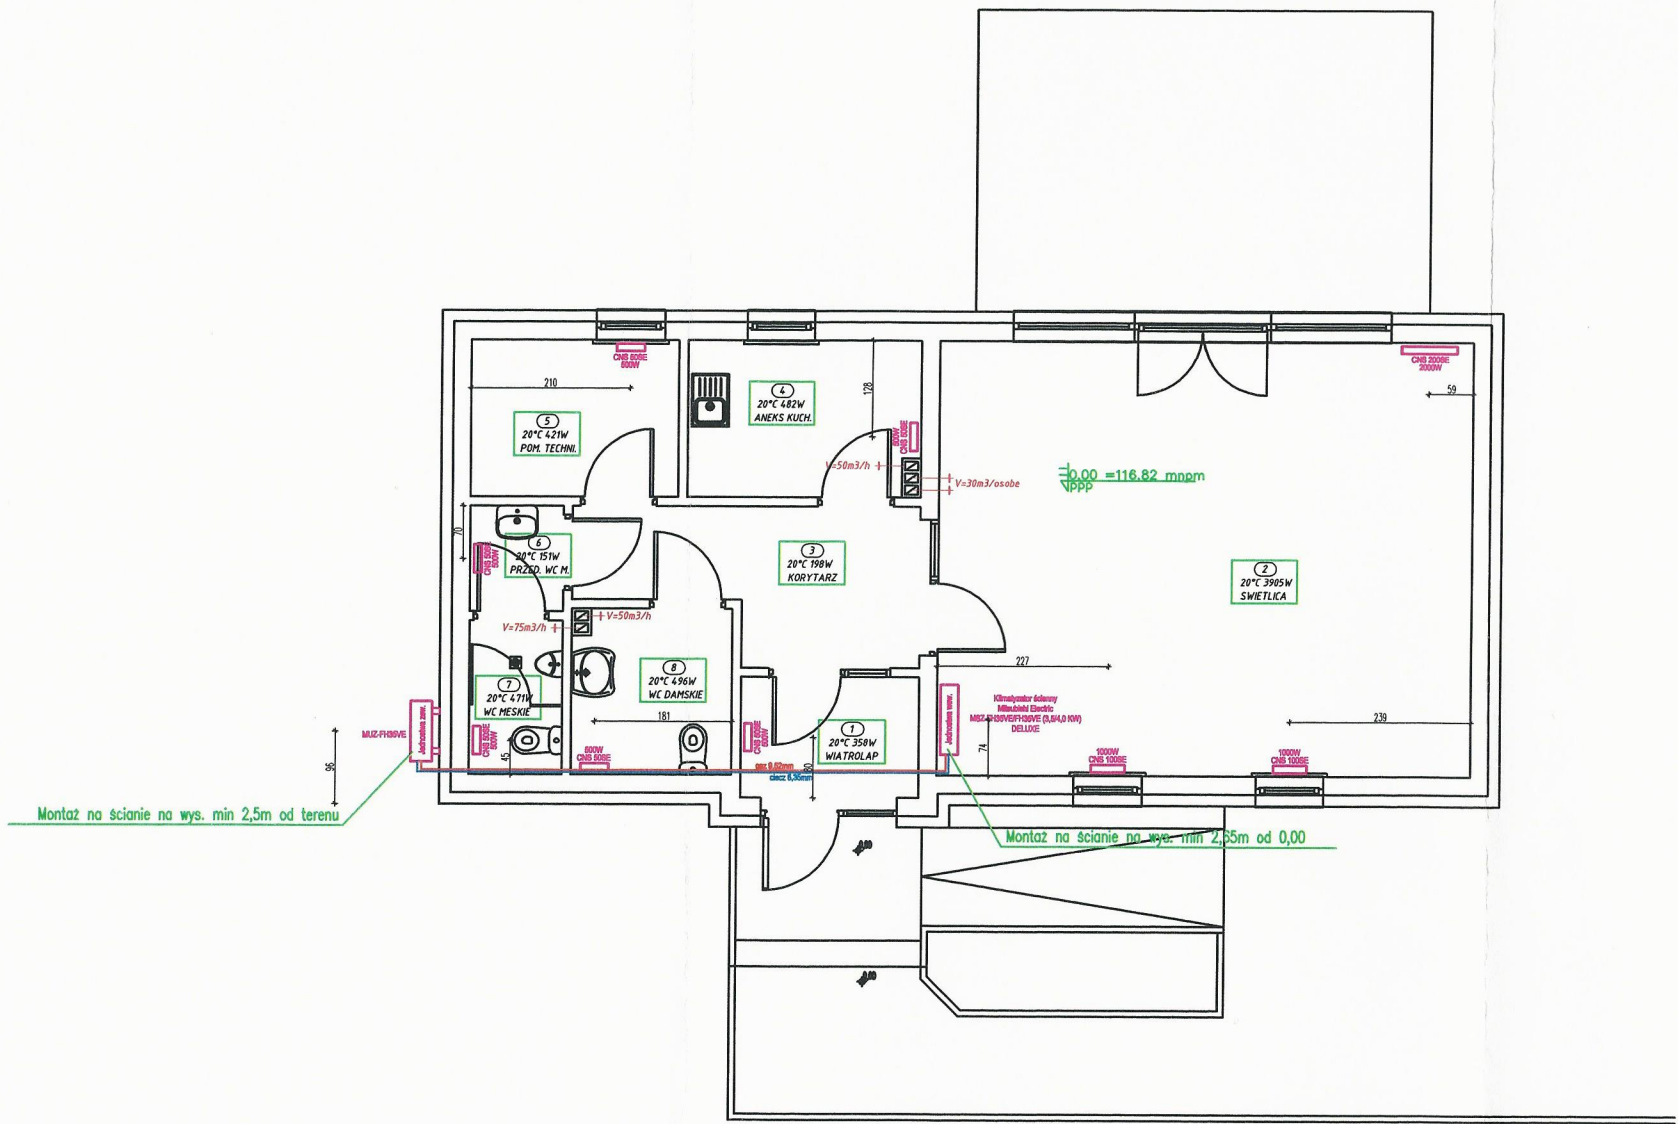

— Typ szeregu grzejników elektrycznych — konwektory wiszące
wypożyczone w termostaty i zabezpieczenia termiczne
podłączenie do sieci elektrycznej poprzez wtyczkę sieciową

— V=50m3/h — wentylatory wywiewne zamontowane w przewodach kominowych
załączane z oświetleniem pomieszczenia
(wg podanej ilości powietrza wywiewanego)

INWESTYCJA : BUDOWA ŚWIETLICY WIEJSKIEJ WRAZ Z NIEZBĘDNA INFRASTRUKTURA.				
ADRES INWESTYCJI : Gm. Reszel, m. Leginy, dz. nr 8-201/4, 8-249/2, 8-156.				
INSTALACJA WENTYLACJI MECHANICZNEJ. INSTALACJA CENTRALNEGO OGRZEWANIA.				
RZUT PARTERU				
NR RYSUNKU C-1	Projektant	inż. Kopeć Marcin upr. nr WAM/0038/POOS/18		Skala 1:100
DATA 09.2019R	Sprawdzający	tech. Andrzej Pietrzak nr. upr.: 139/83/OL, 47/92/OL		
A3	Asystent	_____		