



INSTALACJA WODOCIĄGOWA
RZUT PARTERU
SKALA 1:100

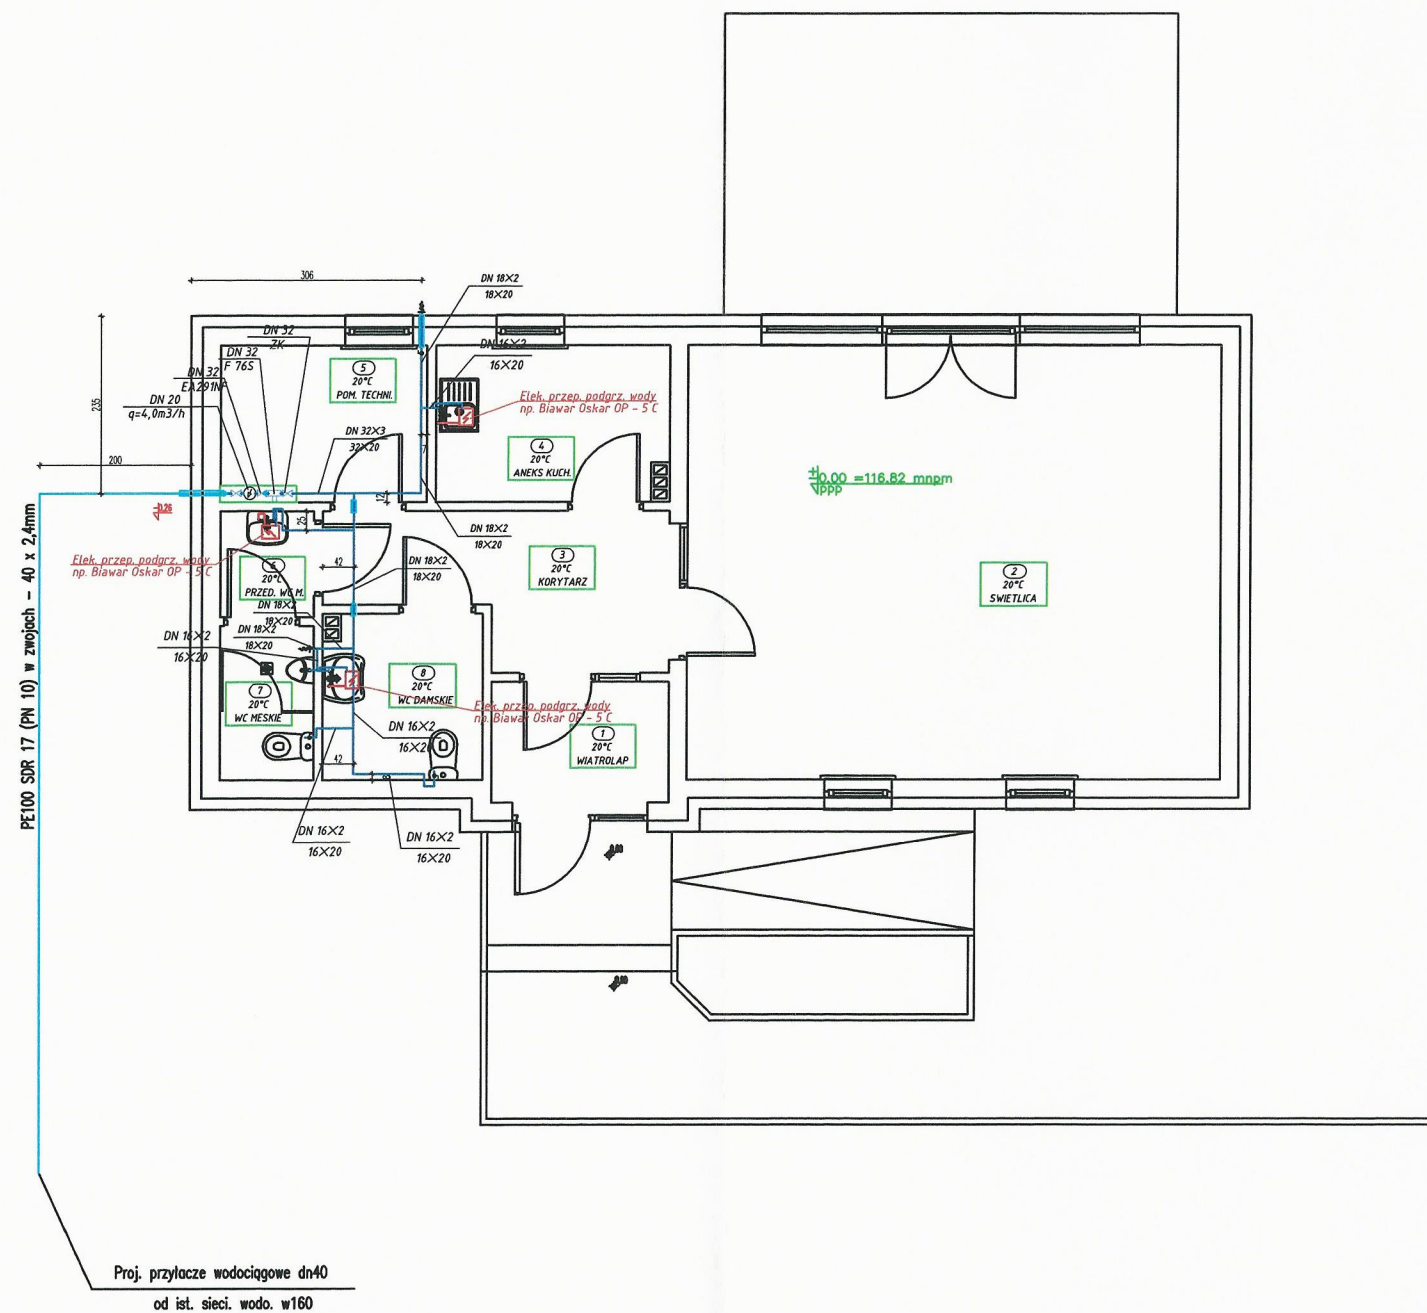

- Legenda woda
- Wz — Rury PP-R stabilizowane aluminium PN16 (SDR7.4) do instalacji wody zimnej i ciepłej oraz instalacji ogrzewania niskotemperaturowego, Tmax = 90 °C, Pmax = 1,6 MPa (Trob = 20 °C) lub Pmax = 0,8 MPa (Trob = 60 °C). Typ połączeń – zgrzewanie mufowe.
- Wc —
- PE rura ochronna Dn+1

INWESTYCJA : BUDOWA ŚWIETLICY WIEJSKIEJ WRAZ Z NIEZBĘDNA INFRASTRUKTURĄ.				
ADRES INWESTYCJI : Gm. Reszel, m. Leginy, dz. nr 8-201/4, 8-249/2, 8-156.				
INSTALACJA WODOCIĄGOWA		RZUT PARTERU		
NR RYSUNKU W-1	Projektant	inż. Kopeć Marcin upr. nr WAM/0038/POOS/18		Skala 1:100
DATA 09.2019R	Sprawdzający	tech. Andrzej Pietrzak nr. upr.: 139/83/OL, 47/92/OL		
A3	Asystent	_____		

INSTALACJA WODOCIĄGOWA
ROZWINIĘCIE INSTALACJI WODOCIĄGOWEJ

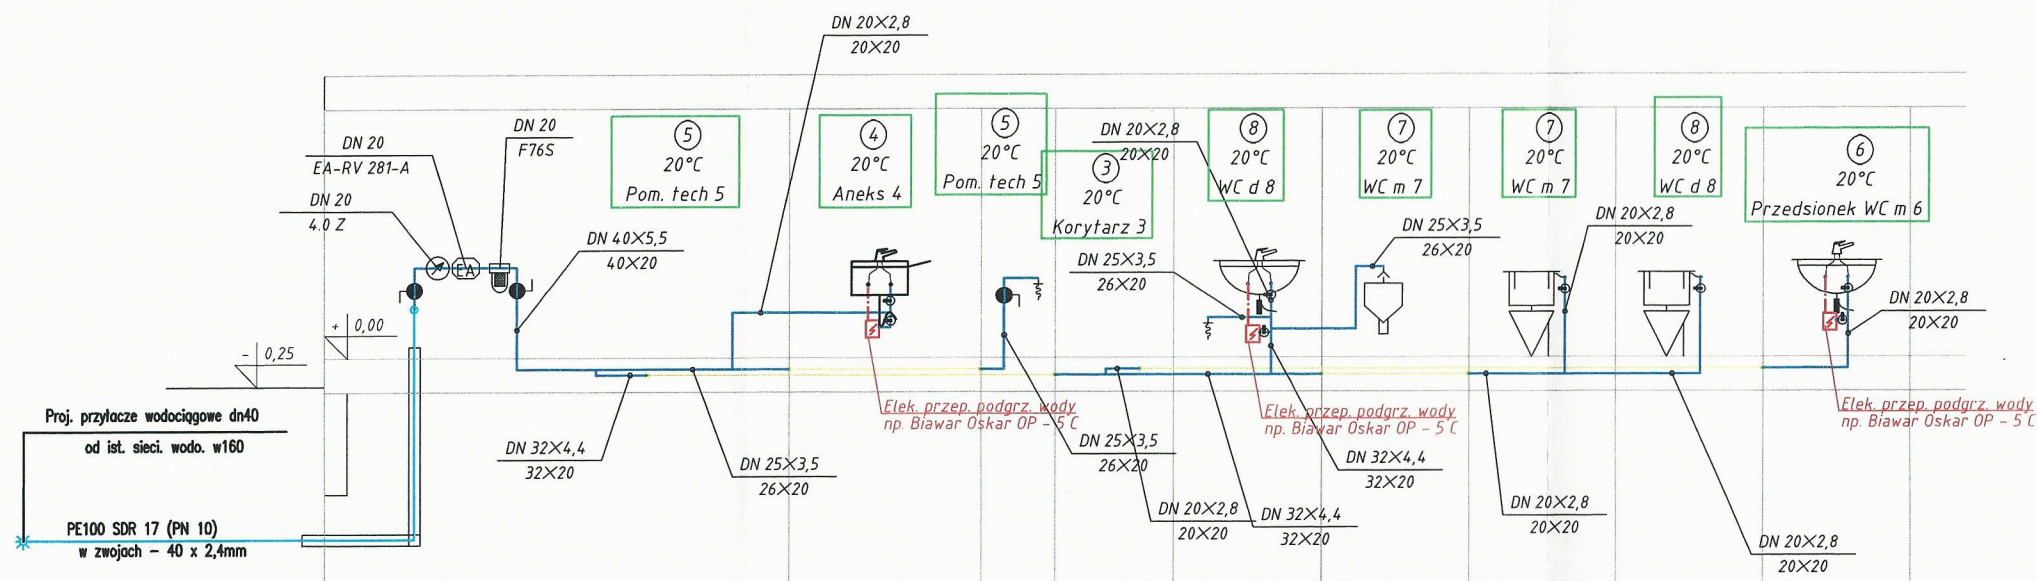


Legenda woda

- Wz** — Rury PP-R stabilizowane aluminium PN16 (SDR7.4) do instalacji wody zimnej i ciepłej oraz instalacji ogrzewania niskotemperaturowego,
Wc — Tmax = 90 °C, Pmax = 1,6 MPa (Trob = 20 °C) lub Pmax = 0,8 MPa (Trob = 60 °C). Typ połączeń — zgrzewanie mufowe.
- PE rura ochronna Dn+1


INWESTYCJA : BUDOWA ŚWIETLICY WIEJSKIEJ WRAZ Z NIEZBĘDNA INFRASTRUKTURĄ.				
ADRES INWESTYCJI : Gm. Reszel, m. Leginy, dz. nr 8-201/4, 8-249/2, 8-156.				
INSTALACJA WODOCIĄGOWA		ROZWINIĘCIE INSTALACJI WODOCIĄGOWEJ		
NR RYSUNKU W-2	Projektant	inż. Kopeć Marcin upr. nr WAM/0038/POOS/18		
DATA 09.2019R	Sprawdzający	tech. Andrzej Pietrzak nr. upr.: 139/83/OL, 47/92/OL		
A3	Asystent			

INSTALACJA KANALIZACJI SANITARNEJ RZUT PARTERU SKALA 1:100

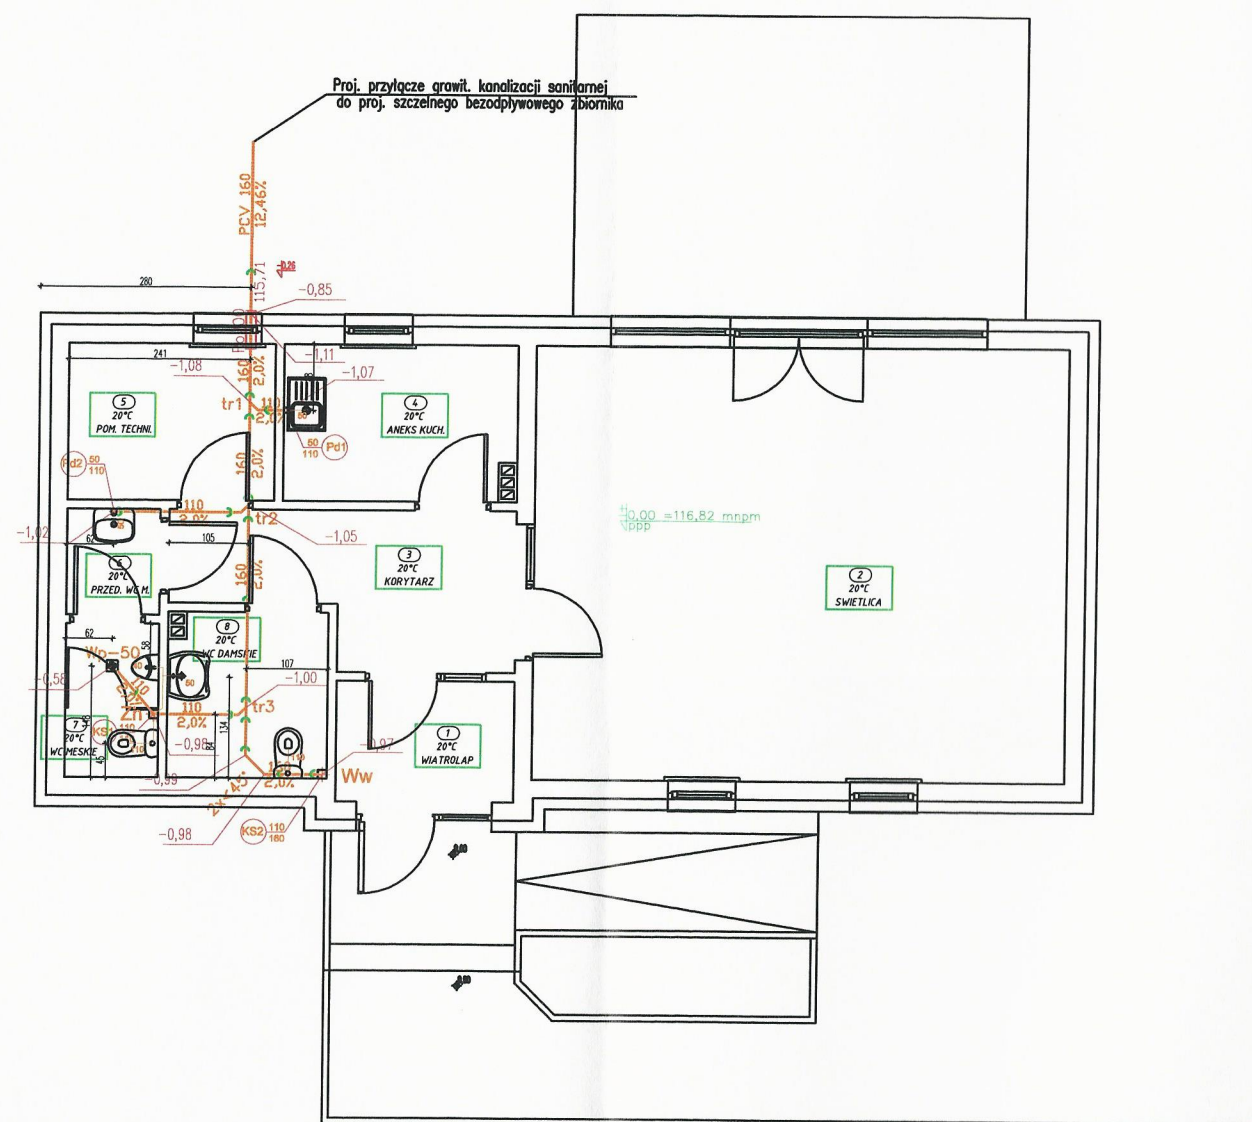

Legenda kanalizacja


- 50 — Kanalizacja sanitarna podposadzkowa proj.
— 50 — Kanalizacja sanitarna podtynkowa proj.

-  Rura ochronna
- piony PCV SDR 40
 - poziomy i podejścia PCV SDR 34


- KS1 Pion kanalizacyjny
- Pd1 Podejście kanalizacyjne

- Zn** Zawór napowietrzający na pionie
Ww Wywietrzak dachowy na pionie

- $-1,04$
Głębokość ukladania dna kanalizacji sanitarnej
względem zera bud.

INWESTYCJA : BUDOWA ŚWIETLICY WIEJSKIEJ WRAZ Z NIEZBĘDNA INFRASTRUKTURA,				
ADRES INWESTYCJI : Gm. Reszel, m. Leginy, dz. nr 8-201/4, 8-249/2, 8-156.				
INSTALACJA KANALIZACJI SANITARNEJ			RZUT PARTERU	
NR RYSUNKU K-1	Projektant	inż. Kopeć Marcin upr. nr WAM/0038/POOS/18		Skala 1:100
DATA 09.2019R	Sprawdzający	tech. Andrzej Pietrzak nr. upr.: 139/83/OL, 47/92/OL		
A3	Asystent	_____		

INSTALACJA KANALIZACJI SANITARNEJ
PROFIL KANALIZACJI SANITARNEJ
SKALA 1:100

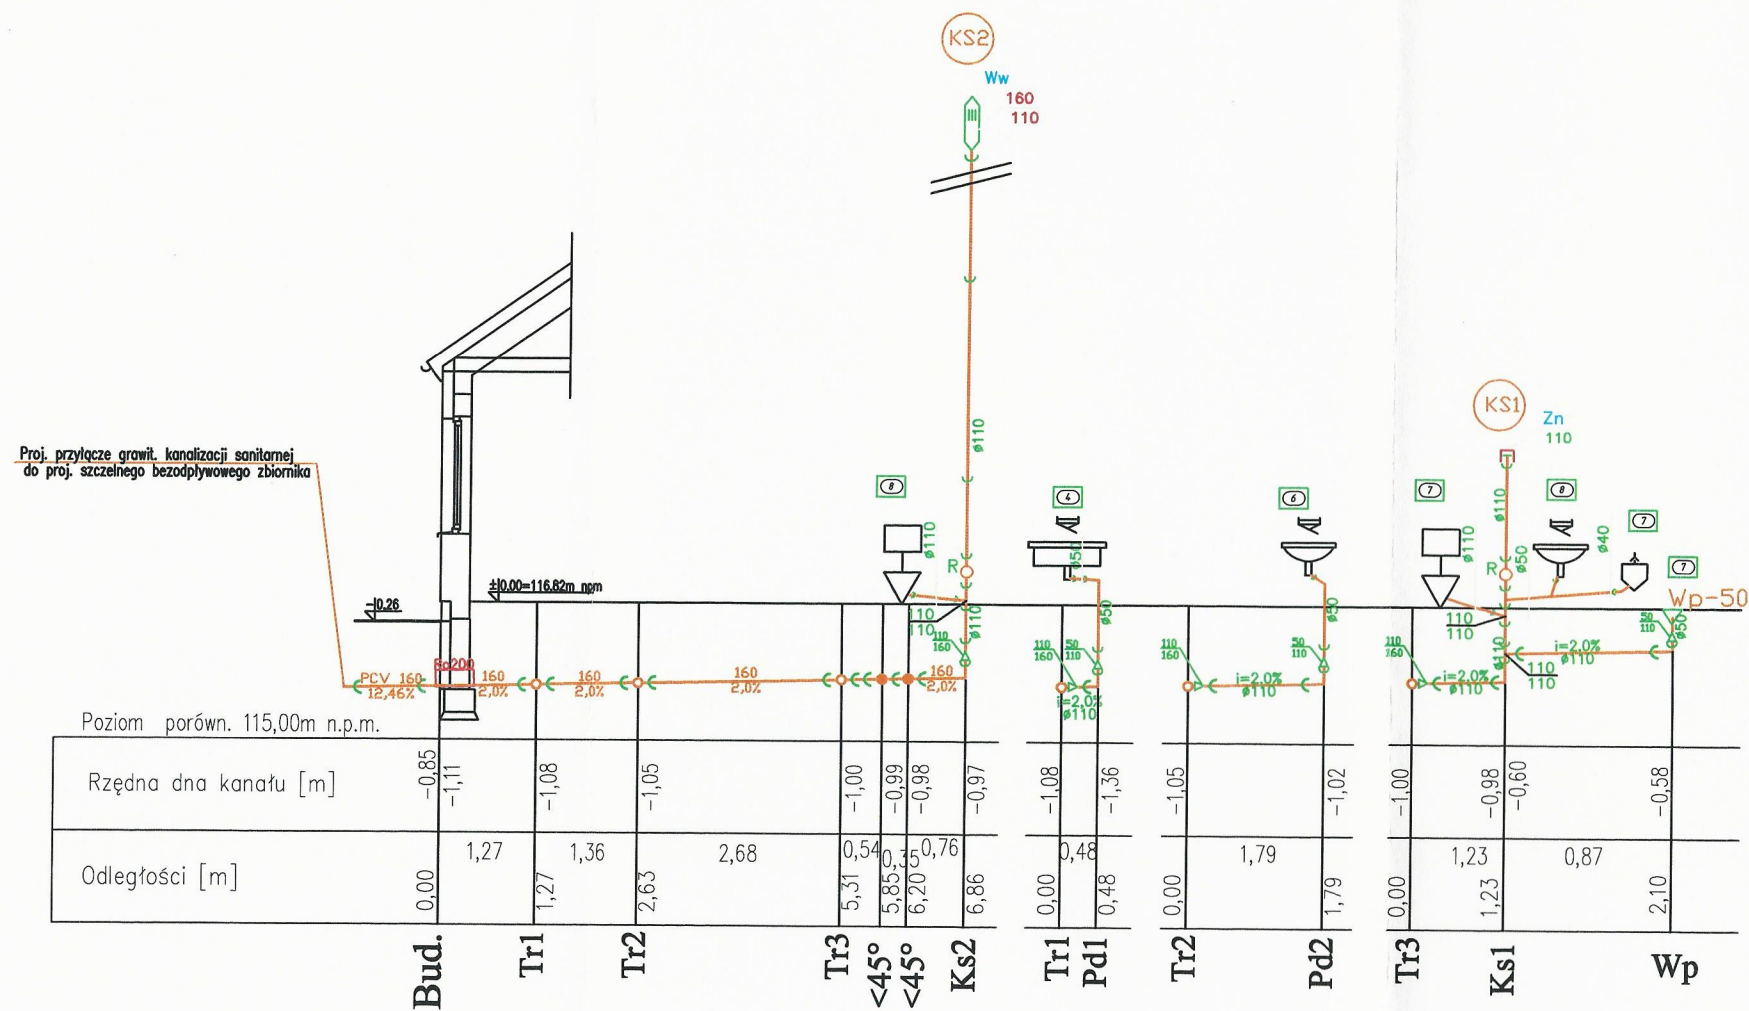

- Legenda kanalizacja
- 50 — Kanalizacja sanitarna podposadzkowa proj.
 - 50 — Kanalizacja sanitarna podtynkowa proj.
 - Rn 220 — Rura ochronna
 - piony PCV SDR 40
 - poziomy i podejścia PCV SDR 34
 - (KS1) Pion kanalizacyjny
 - (Pd1) Podejście kanalizacyjne

INWESTYCJA : BUDOWA ŚWIETLICY WIEJSKIEJ WRAZ Z NIEZBĘDNA INFRASTRUKTURA.				
ADRES INWESTYCJI : Gm. Reszel, m. Leginy, dz. nr 8-201/4, 8-249/2, 8-156.				
INSTALACJA KANALIZACJI SANITARNEJ		PROFIL KANALIZACJI SANITARNEJ		
NR RYSUNKU K-2	Projektant	Inż. Kopeć Marcin upr. nr WAM/0038/POOS/18		Skala 1:100
DATA 09.2019R	Sprawdzający	tech. Andrzej Pietrzak nr. upr.: 139/83/OL, 47/92/OL		
A3	Asystent	_____		