


PROJEKT ZAGOSPODAROWANIA TERENU SKALA 1:500  
KLEWNO, GM. RESZEL, DZ. NR 7-202/4,

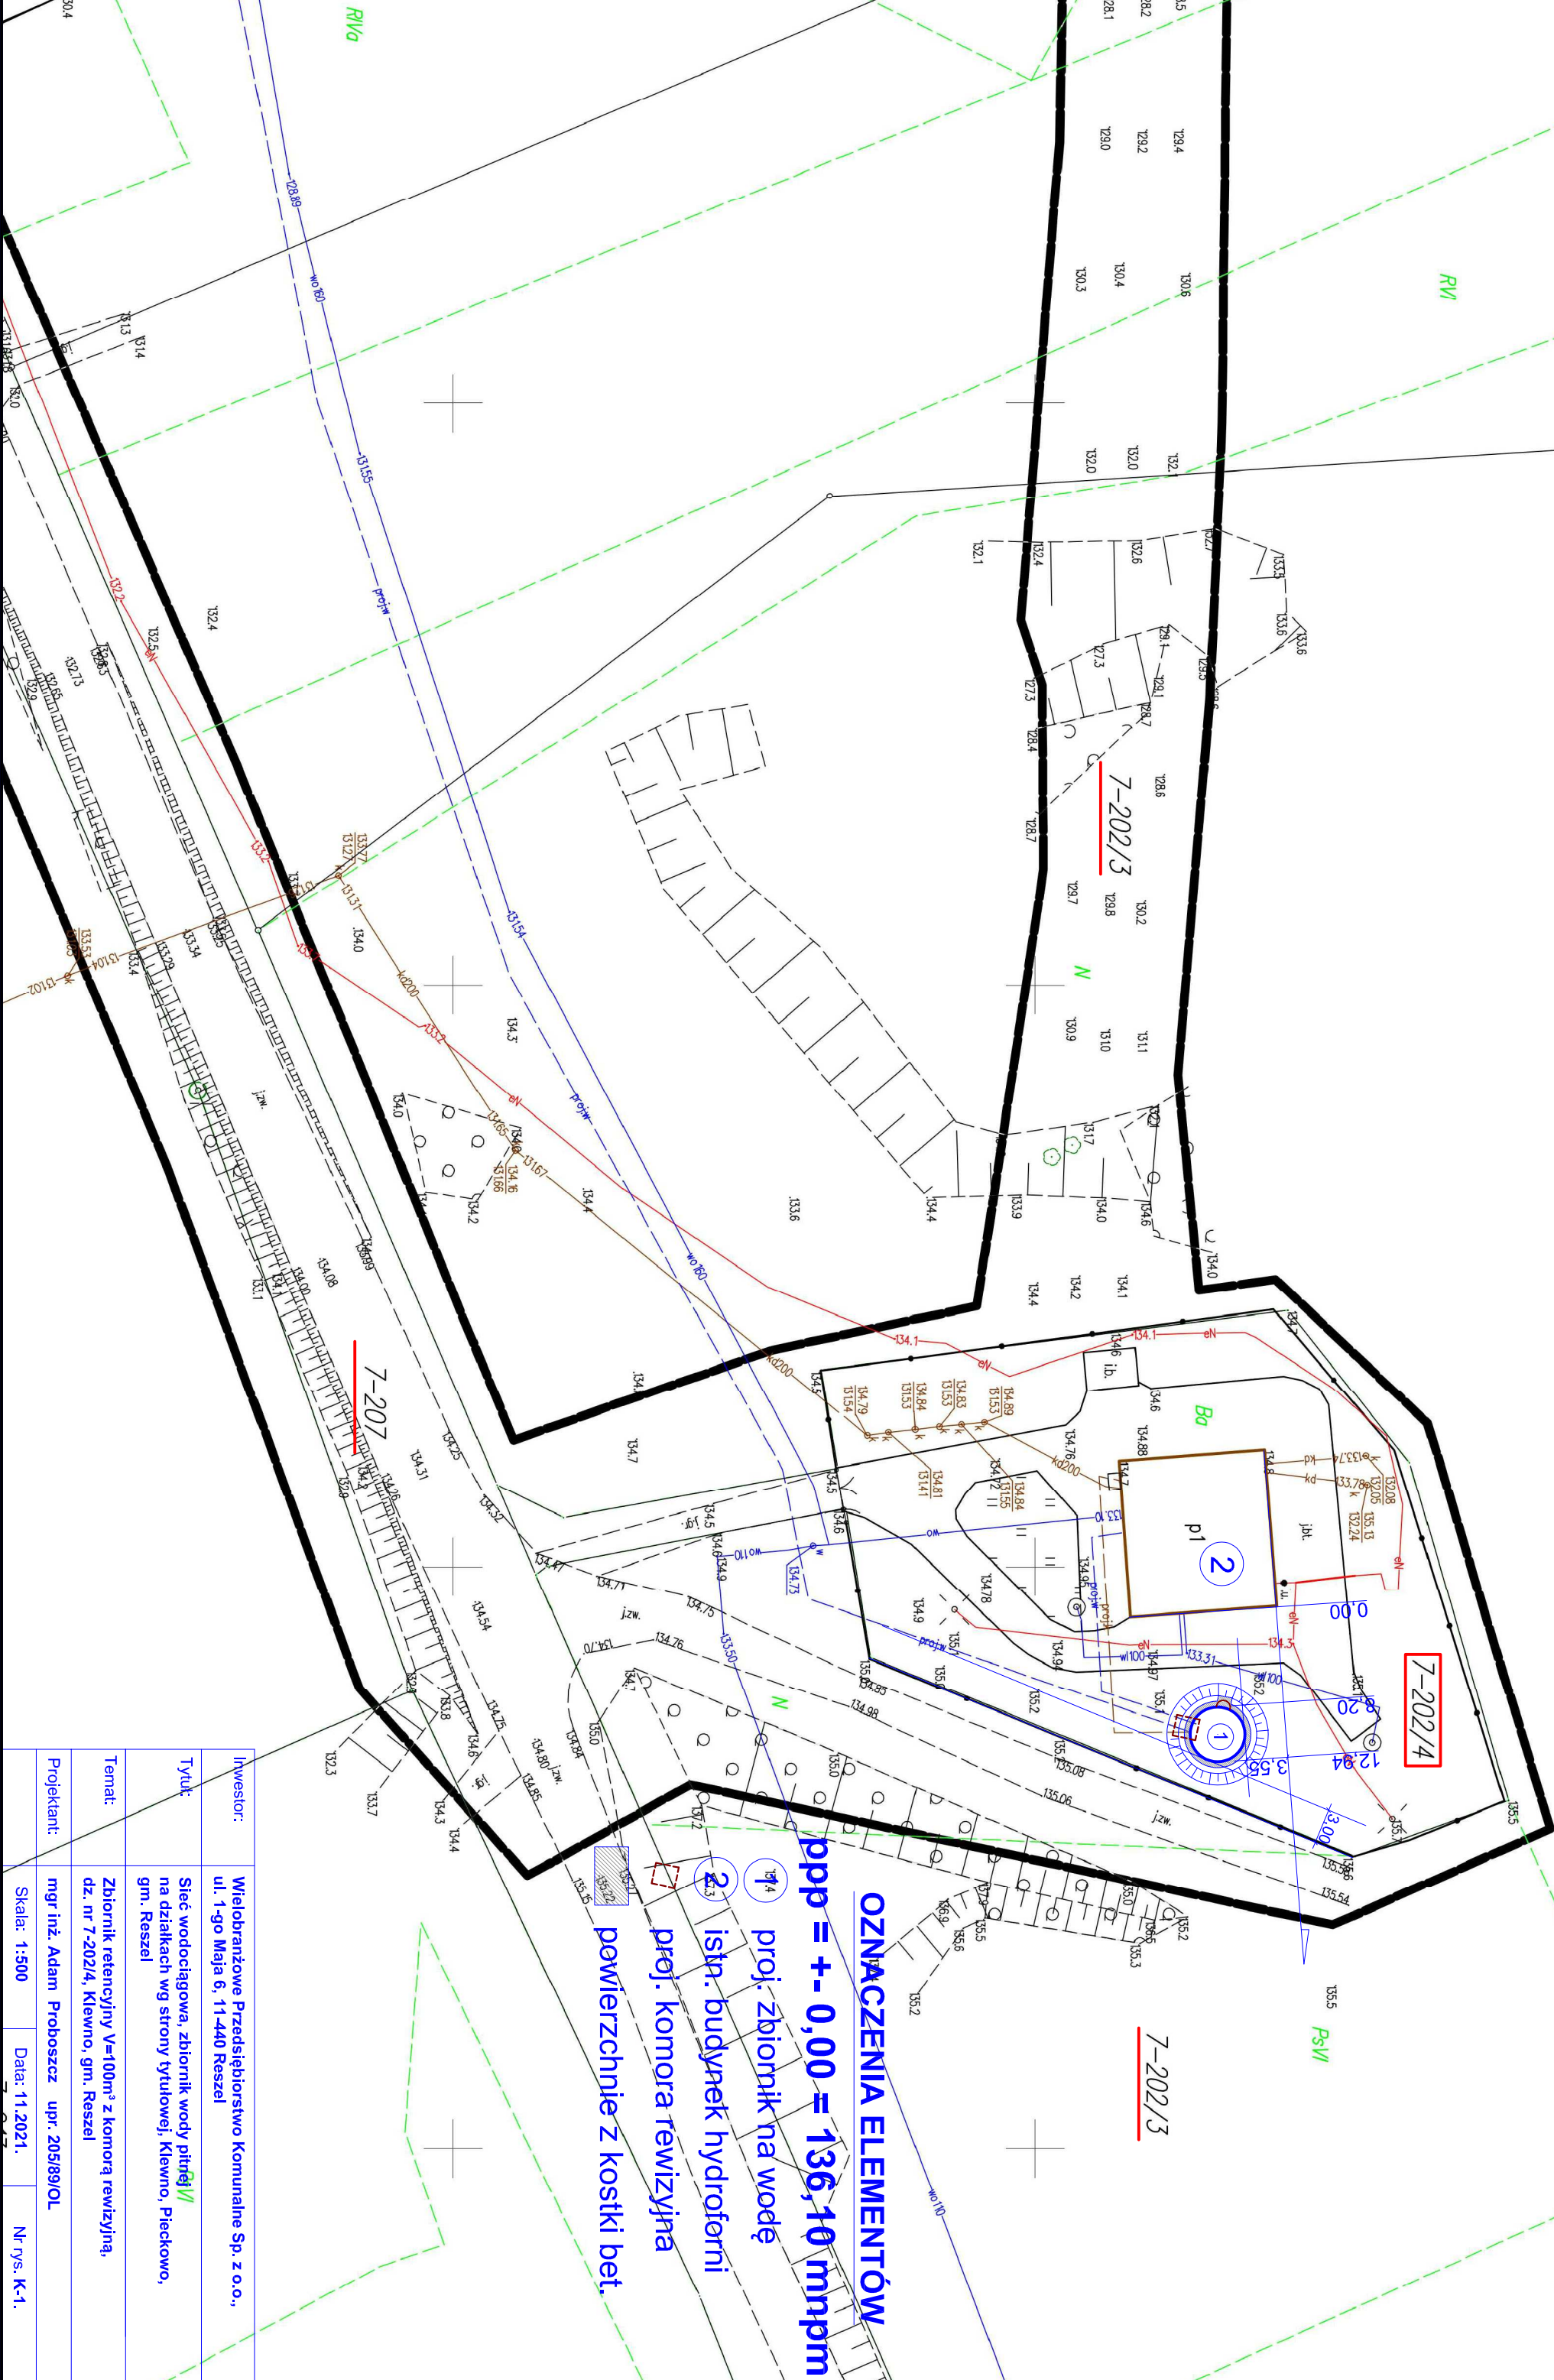

OZNACZENIA ELEMENTÓW

ppp = +- 0,00 = 136,10 mppm

- 1) proj. zbiornik na wodę
- 2) istn. budynek hydroforni
- 3) proj. komora rewizyjna
- 4) powierzchnie z kostki bet.

Inwestor:	Wielobranżowe Przedsiębiorstwo Komunalne Sp. z o.o., ul. 1-go Maja 6, 11-440 Reszel
Tytuł:	Sieć wodociągowa, zbiornik wody pitnej I/II na działkach wg strony tytułowej, Klewno, Pieckowo, gm. Reszel
Temat:	Zbiornik retencyjny V=100m³ z komorą rewizyjną, dz. nr 7-202/4, Klewno, gm. Reszel
Projektant:	mgr inż. Adam Proboszcz upr. 205/89/OL
Skala:	1:500
Data:	11.2021.
Nr rys.	K-1.