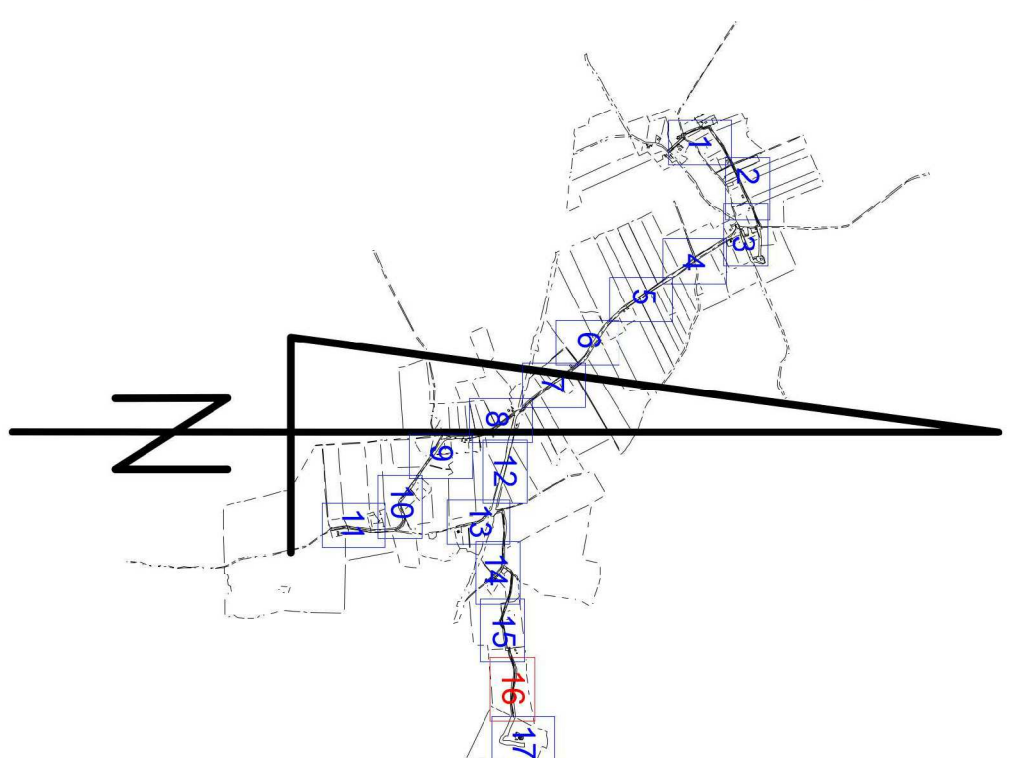


**Starosta Kętrzyński**  
Niniejsza dokumentacja była przedmiotem  
narady koordynacyjnej, która odbyła się  
za pomocą środków komunikacji elektronicznej  
Data narady: 2021-11-17  
Znak sprawy: GKN-O.6630.1.146.2021  
Uwagi i zalecenia zostały zawarte w protokole  
z narady koordynacyjnej  
z up. STAROSTY KĘTRZYŃSKIEGO  
Przewodniczący narady: Szymon Jasłulewicz

[illegible][illegible]

*Granice oznaczone na niniejszej mapie: — — — — — nie spełniają wymagań rozporządzenia Ministra Rozwoju, Pracy i Technologii z dnia 27 lipca 2021 r. w sprawie ewidencji graniców i budynków.*

○ punkty prawomocnie chronione na podstawie art. 15 ust. 3 ustawy z dn. 17 maja 1989r. - Prawo Geodezyjne i Kartograficzne.

# PROJEKT

# ZAGOSPODAROWANIA TERENU

**BUDOWA SIECI WODOCIĄGOWEJ, ORAZ BUDOWA ZBIORNIKA NA WODĘ O POJEMNOŚCI**

W MIEJSCOWOŚCI KLEWNO, PIECKOWO GMINA RESZEL

zlokalizowane na dz. geodezyjnych nr: 52/2, 52/1, 95, 185, 202/1, 202/3, 202/4, 207, 137/2, 184, 298, 297, 346, 312, 315, 316, 324, 329/1, 323, 322, 285/1, 285/2, 349, 365, 358

**obr 5 Klewno, 142/13 obręb 11 Pieckowo.**

**INVESTOR:**

WIELOBRANŻOWE PRZEDSIĘBIORSTWO KOMUNALNE

**SP. Z O.O. W RESZLU**

UL. PIERSZESZEGO MAJA 6

## 11 - 440 RESZEL

Proj. sieć wodociągowa	—
Proj. przyłącze kanaliz.	—
Istn. wodociąg	—
Istn. kan. sanitarna	—
Istn. gazociąg	—
Istn. kan. deszczowa	—
Istn. kabel telefoniczny	—
Istn. kabel elektryczny	—
Granice nieruchomości	—

PROJEKTANT: Ing. Jolanta Rygiernia, dyrektorka	Nr. upr. WZ/2017/200/019	OBJEKT: BUDOWA SIECI WODOCIAGIEM I ZBIORNIKA NA WODĘ O POJ. 100 m <sup>3</sup>	
		Lokalizacja: 62-500 WODZISZKA, ul. Rygiernia 1, 19/12, tel. 388 297 346, 112 515 516, 324 1304, 121 121 121, fax 388 297 344, fax 388 297 344, e-mail: biuro@wz-wodziszka.pl	
RYSIUNEK: PROJEKT ZAŁOŻENIA PODROZKRAWIENIA TERENU		TEMAT: BUDOWA SIECI WODOCIAGIEM	
SKALA 1 : 500		JEDYNA KOPIA, KOLOROWA, KLEJONA, BEZCENNA	
		Rys. nr W/4	Rys. nr W/4
		Data rysunku 15.04.21	