
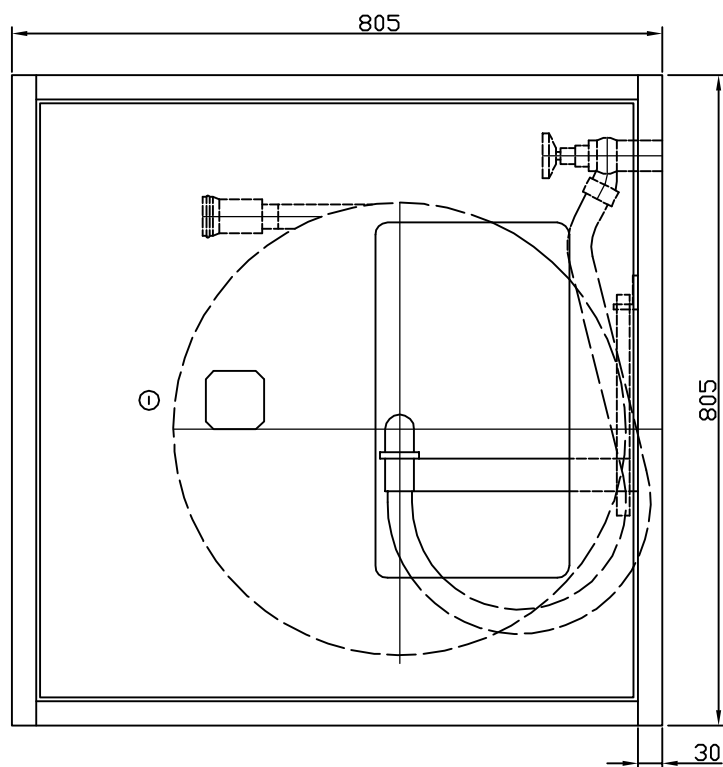


SZAFKA HYDRANTOWA

SKALA 1:10

25H- 805-B.20-180

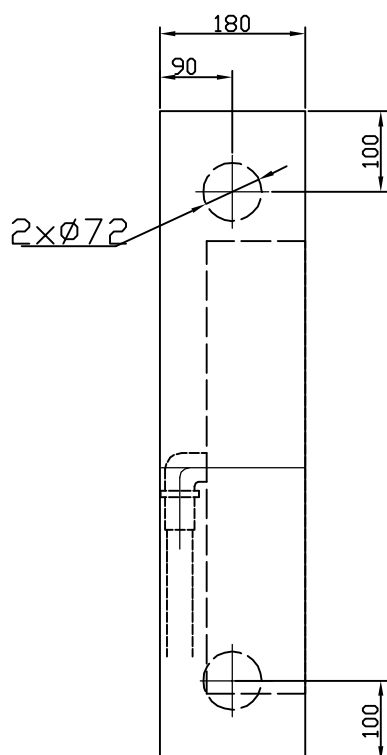

ZAKŁAD OGÓLNOBUDOWLANY PROBOSZCZ ADAM TEL. 727622896			
Inwestor:	Szkoła Podstawowa Nr 3 z Zespołem Szkolno-Przedszkolnym ul. Konopnickiej 2, 11-440 Reszel		
Tytuł:	Dostosowanie do wymogów ochrony przeciwpożarowej budynku Szkoły Podstawowej Nr 3 z Zespołem Szkolno-Przedszkolnym przy ul. Konopnickiej 2 w Reszlu działka nr 3-30		
Temat:	Rzut parteru - Szafka Hydrantowa		
Projektant:	mgr inż. Rajmund Rafał Janeczko upr. WAM/0125/POOS/09		
	Skala: 1:10	Data: 03.2017	Strona: 52