

Mapa sytuacyjno-wysokościowa
do celów projektowych
skala 1:500

gmina Reszel
Id. jedn. ewid. 280805_5
Obręb Święta Lipka
Id. obr. ewid. 280805_5.0019
Nr ewid. zgł. GKN-O.6640.1.305.2016
ukł. wsp. 2000/7
ukł. wys. Kronsztadt 60
mapa numeryczna
Mapa aktualna na dzień 30.05.2016 r.
Wykonał :


GEODETA
Włodzisław Gajewski
upr. MGPIB / 0001

PROJEKT OŚWIETLENIA TERENU DROGI
NA DZ. NR 65/4, 63/6, 62/11, 93
ŚWIĘTA LIPKA

Mapa do celów projektowych została wykonana
bez ustalenia obciążeń służebnościami gruntowymi
ujawnionymi w księgach wieczystych.
Granice działek przyjęto z ewidencji gruntów
bez ustalania stanu prawnego.

Nie wyklucza się istnienia w terenie innych nie wykazanych
na niniejszej mapie urządzeń podziemnych, które nie były
zgłoszone do inwentaryzacji lub o których brak jest
informacji w instytucjach branżowych

Organ prowadzący planowany zasób grodziny i kwatera	STAROSTA KĘTRZYŃSKI
Identyfikator ewidencyjny materiału zasobu - numer techniczny	P.2808.2016.285
Data wpisania koperty technicznej do ewidencji materiału zasobu	3. 06. 2016
Imię, nazwisko i podpis osoby reprezentującej organ	Włodzisław Gajewski Geodeta

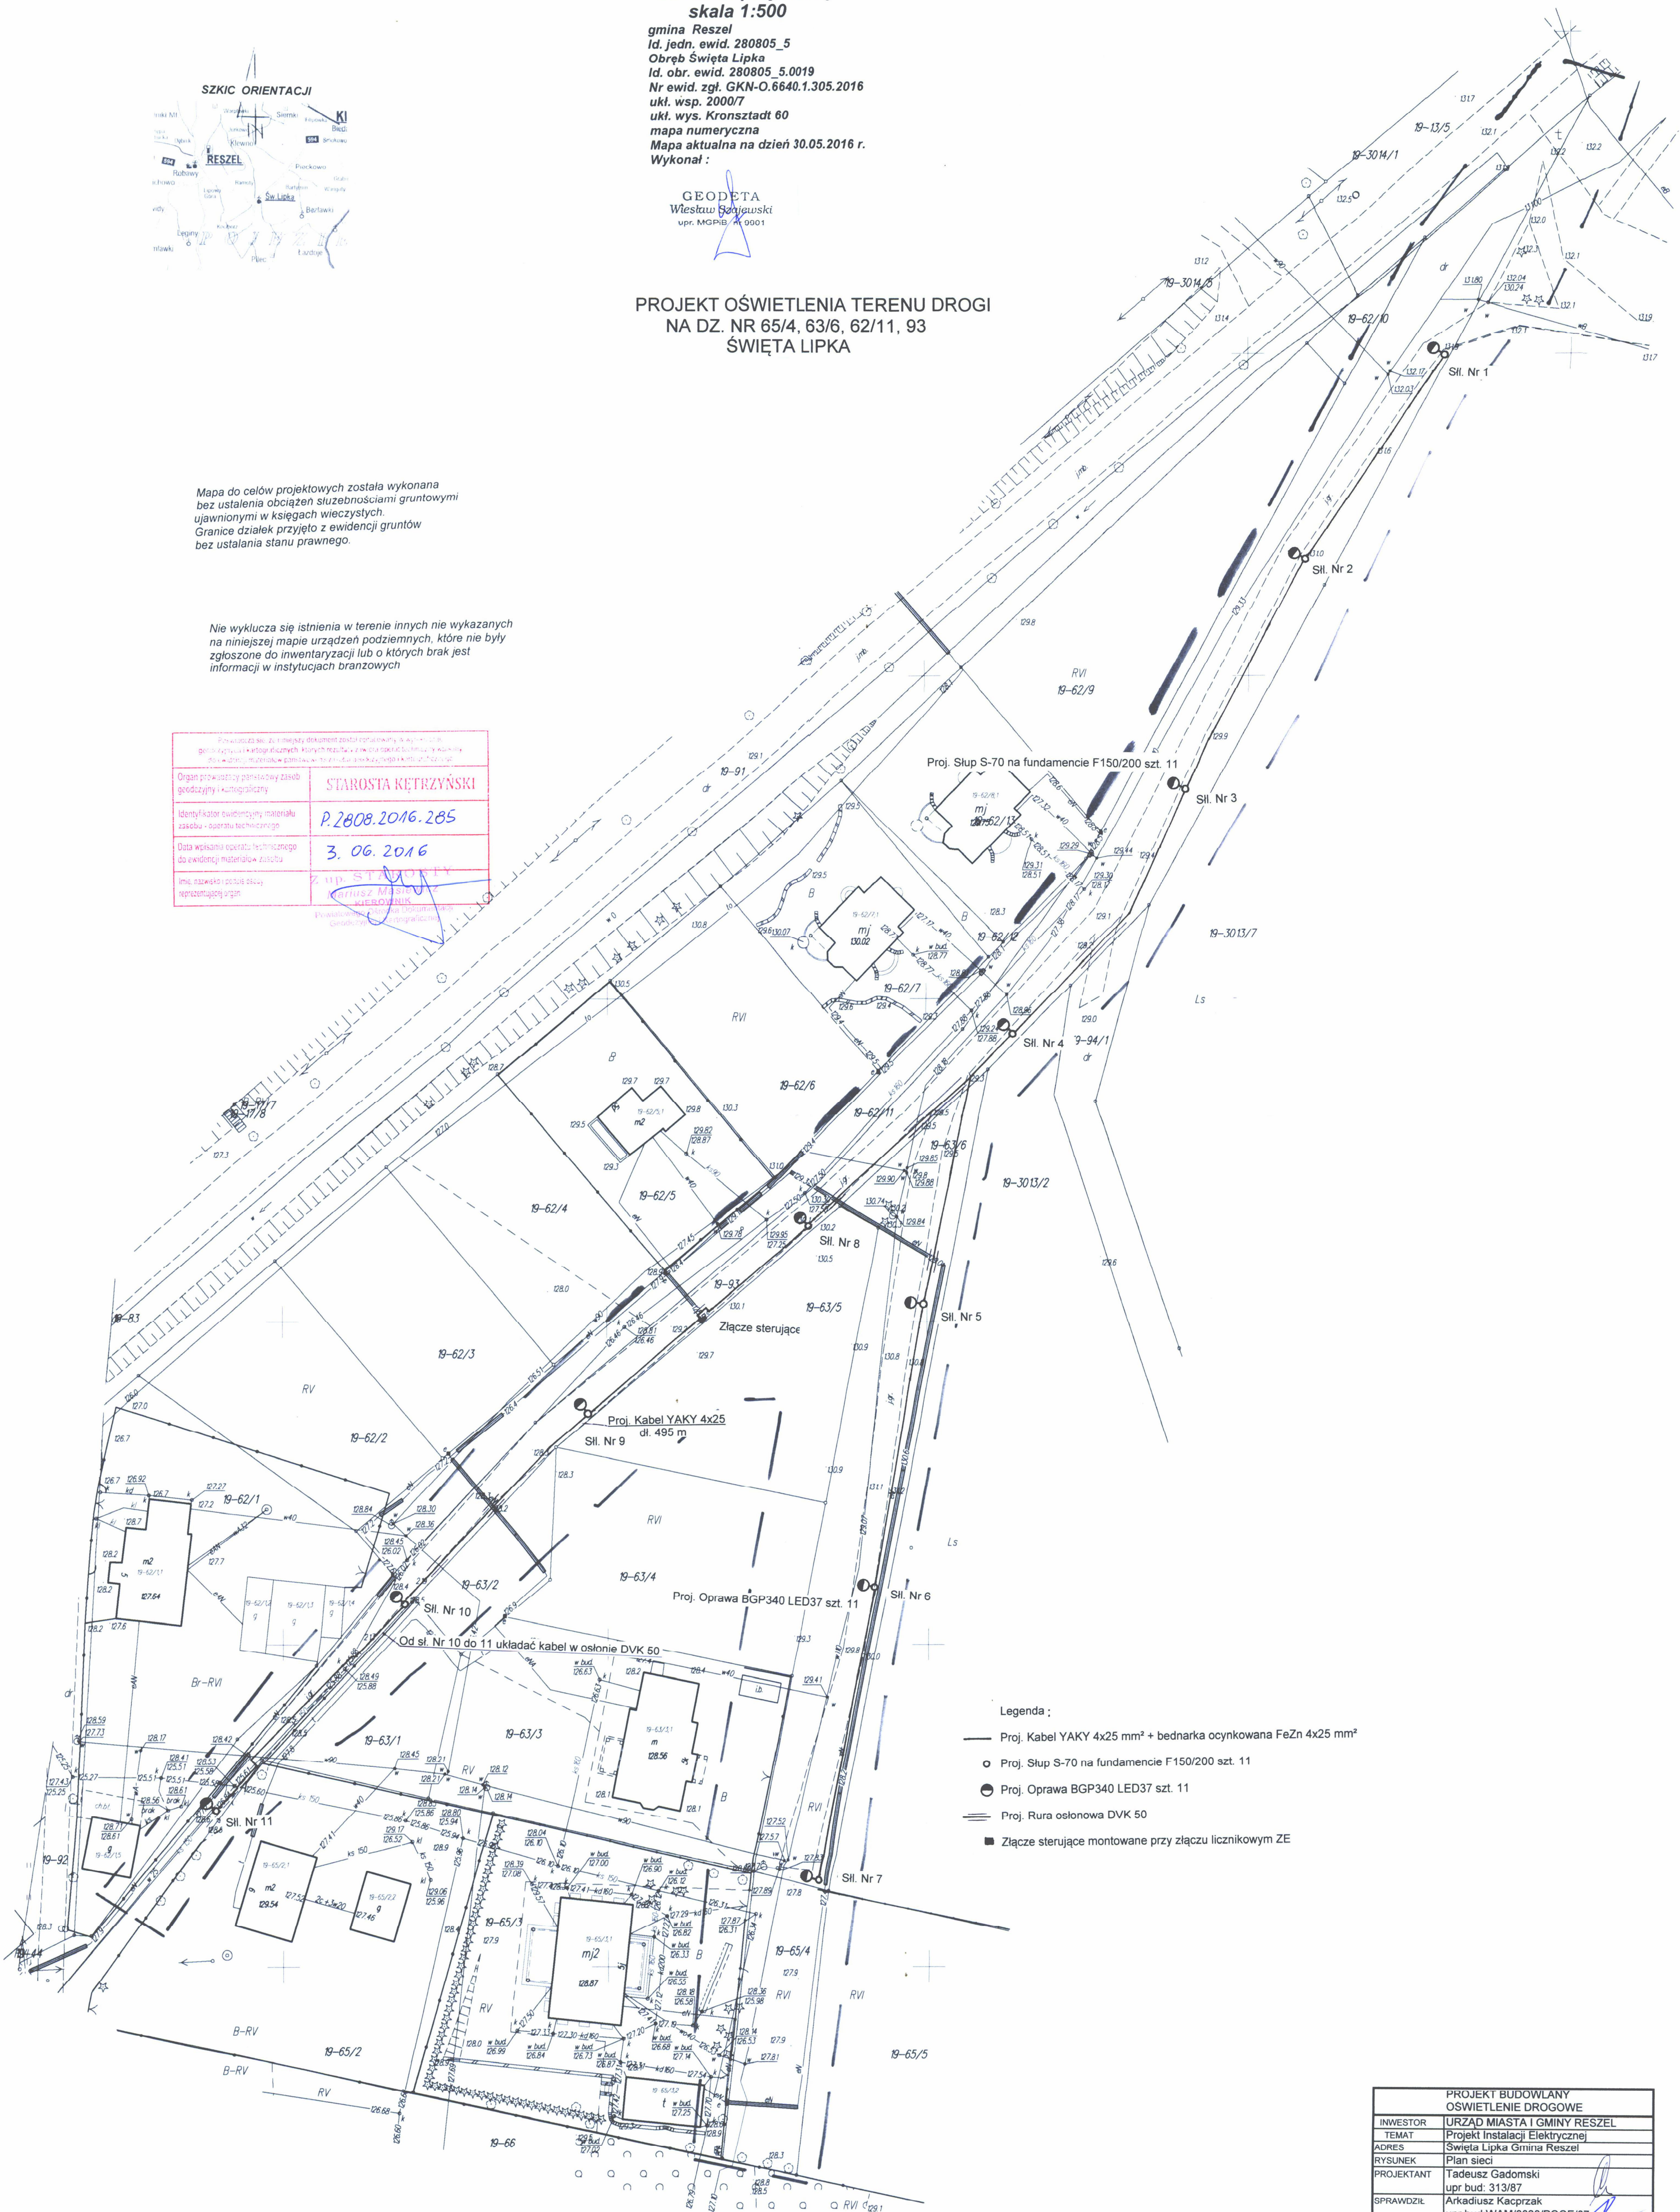

- Legenda :
- Proj. Kabel YAKY 4x25 mm² + bednarka ocynkowana FeZn 4x25 mm²
 - Proj. Stup S-70 na fundamencie F150/200 szt. 11
 - Proj. Oprawa BGP340 LED37 szt. 11
 - Proj. Rura osłoniowa DVK 50
 - Złącze sterujące montowane przy złączu licznikowym ZE

PROJEKT BUDOWLANY OSWIETLENIE DROGOWE			
INWESTOR	URZĄD MIASTA I GMINY RESZEL		
TEMAT	Projekt Instalacji Elektrycznej		
ADRES	Święta Lipka Gmina Reszel		
RYSUJEK	Plan sieci		
PROJEKTANT	Tadeusz Gadomski		
SPRAWDZIŁ	Arkadiusz Kępczak		
DATA VII 2016	SKALA	1:500	NR KYS 2