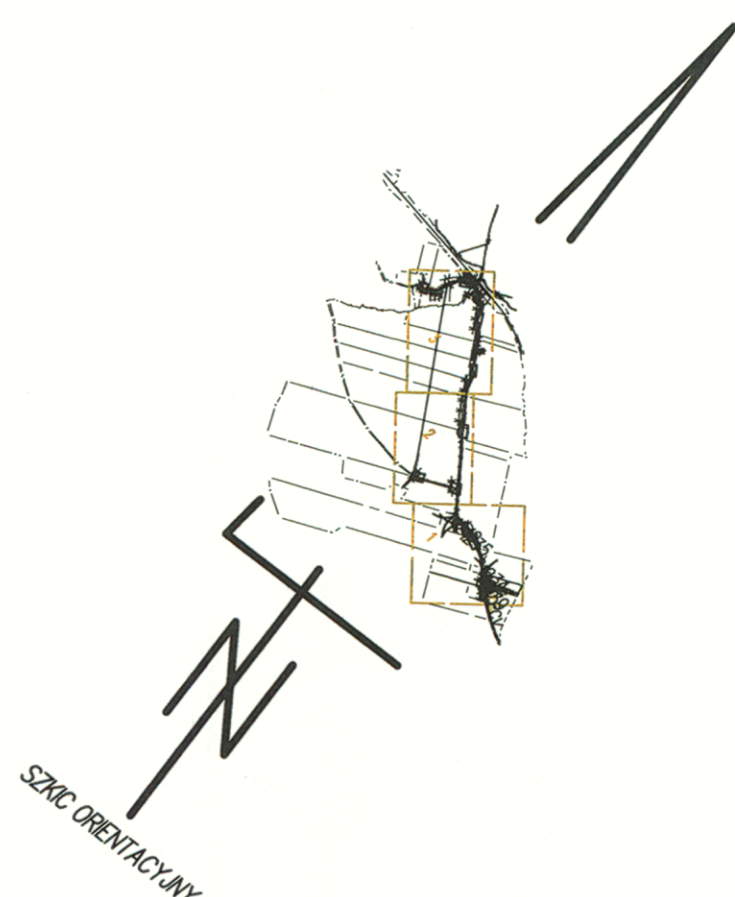


[illegible]

PROJEKT BUDOWLANY	
Budowa oświetlenia solarnego- drogi	
INWESOR	GINIA RESZEL
TEMAT	projekt instalacji elektrycznej
ADRES	DEBNIK GMINA RESZEL
PROJEKTOWY	PLAN SIECI 4-50, 4-100, 4-270, 4-54/1
PROJEKTANT	Tadeusz Gadowski
	upr bud. 31387/OL
	Arkiadiusz Kacprzak
	upr. WAM/00028/POE/07
	SKALA 1:500
DATA 1/2018	NRY/VS 2

EGENDA: Solarna lampa uliczna SLU-30W/400W/5m –EKO z sterownikiem MPY
Firmy Brasit