


PROJEKT ZAGOSPODAROWANIA TERENU SKALA 1:500

DZIAŁKI NUMER: 20/2; 90/5; 90/4; 91/3; 91/5; 91/7; 93/25; 93/24; 92/11; 92/12; 98;
106; 104; 107/4; 117/4; 117/6; 116; 130/4; 138/2
OBRĘB 2 JEDNOSTKA EWIDENCYJNA 280805_4 MIASTO RESZEL
ULICA: WARMIŃSKA, KRASICKIEGO, KOLEJOWA, CHROBREGO, JAGIELŁY MIASTO RESZEL

SIEĆ KANALIZACJI DESZCZOWEJ

INWESTOR:
GMINA RESZEL
ULICA RYNEK 24
11 - 440 RESZEL


SKRZYŻOWANIE DROGI WOJEWÓDZKIEJ NR 594
BISZTYNEK - ROBAWY - KĘTRZYN W KM 18+240
UL. WARMIŃSKIEJ NA DZ. 2-29 z SIECIĄ KANALIZACJI DESZCZOWEJ
WG ODRĘBNEGO OPRACOWANIA

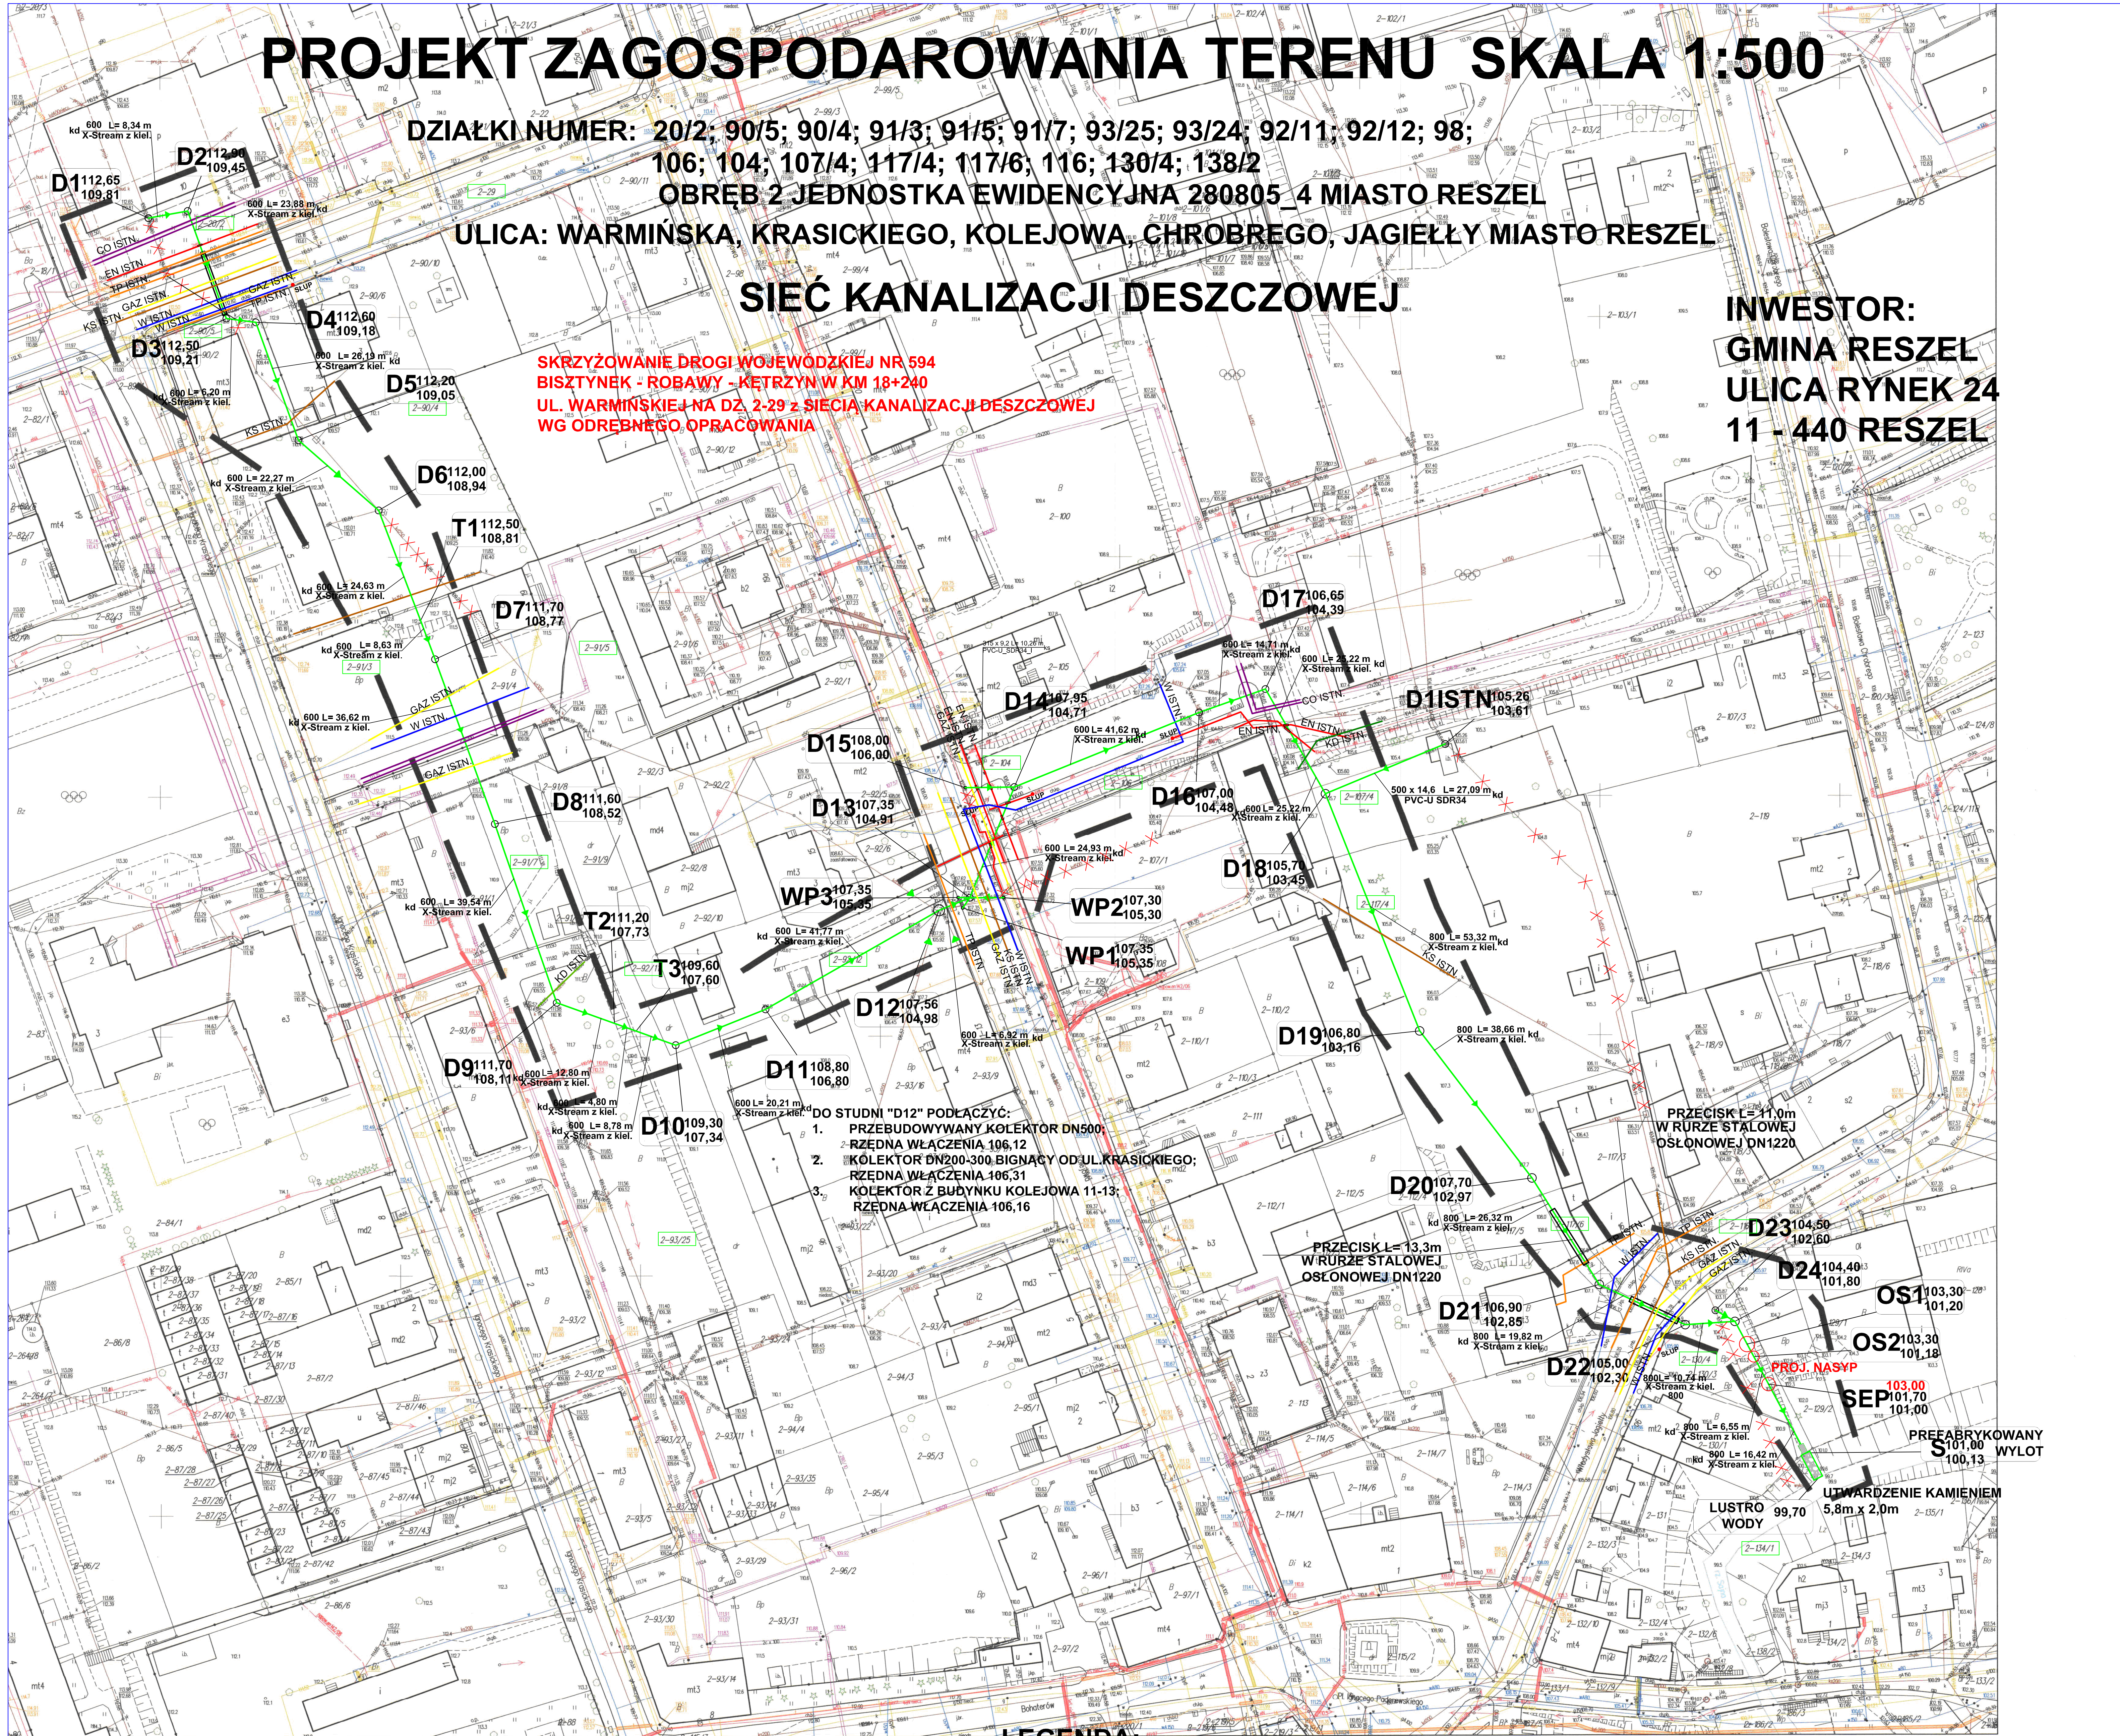

LEGENDA:

- | | |
|-----------------|------------------------------------------------|
| KD | PROJ. KANALIZACJA DESZCZOWA |
| W.ISTN. | ISTN. URZĄDZENIA WODOCIĄGOWE |
| KS I.S.T.N. | ISTN. URZĄDZENIA KAN. SANITARNEJ |
| eN, eS I.S.T.N. | ISTN. URZĄDZENIA ENERGETYCZNE |
| GAZ I.S.T.N. | ISTN. URZĄDZENIA GAZOWE |
| TP I.S.T.N. | ISTN. URZĄDZENIA TELEKOMUNIKACYJNE |
| CO I.S.T.N. | ISTN. URZĄDZENIA CIEPŁOWNICZE |
| KD | ISTN. URZĄDZENIA KAN. DESZCZOWEJ DO LIKWIDACJI |
| OS... | OSADNIK SUBSTANCJI MINERALNYCH |
| SEP... | SEPARATOR SUBSTANCJI ROPOPOCHODNYCH |
| WP... | WPUSZCZALNIA DN 500 |
| D... | STUDNIA BETONOWA DN 1200; 1500; 2300 |
| | RURA OSŁONOWA |


OBIEKT: PROJEKT ZAGOSPODAROWANIA TERENU DZIAŁKI NUMER: 20/2; 90/5; 90/4; 91/3; 91/5; 91/7; 93/25; 93/24; 92/11; 92/12; 98; 106; 104; 107/4; 117/4; 117/6; 116; 130/4; 138/2 OBRĘB 2 JEDNOSTKA EWIDENCYJNA 280805_4 MIASTO RESZEL		
TEMAT: BUDOWA SIECI KANALIZACJI DESZCZOWEJ	SKALA 1 : 500	
INWESTOR: GMINA RESZEL 11 - 440 RESZEL; UL. RYNEK 24	DATA 04.2020	
PROJEKTANT: mgr inż. Maciej Mrozowski UPR. BUD. NR WAM/0115/POOS/08	RYS: S1	
ASYSTENT PROJEKTANTA: mgr inż. Izabela Bekak		



KĘTRZYŃSKIE BIURO GEODEZYJNE
mgr inż. Damian Bida
ul. Dębowskiego 22, 11-400 Kętrzyn
tel. 888-004-500, 888-004-501
NIP 742.200.164.1, REGON 141 429 343

MAPA SYTUACYJNO-WYSOKOŚCIOWA
DO CELÓW PROJEKTOWYCH
Skala 1:500

mgr inż. Damian Bida
ul. Dębowskiego 22, 11-400 Kętrzyn
tel. 888-004-500, 888-004-501
NIP 742.200.164.1, REGON 141 429 343



SKALA ORYGINALNA 1:5000

mgr inż. Damian Bida
ul. Dębowskiego 22, 11-400 Kętrzyn
tel. 888-004-500, 888-004-501
NIP 742.200.164.1, REGON 141 429 343

mgr inż. Damian Bida
ul. Dębowskiego 22, 11-400 Kętrzyn
tel. 888-004-500, 888-004-501
NIP 742.200.164.1, REGON 141 429 343

STANOWISKO: 9.308.3020.250	STANOWISKO: 9.308.3020.250
DATA WYSTĄPIENIA: 25.03.2020r.	DATA WYSTĄPIENIA: 25.03.2020r.
IMIĘ I NAZWISKO: mgr inż. Damian Bida	IMIĘ I NAZWISKO: mgr inż. Damian Bida
IMIĘ I NAZWISKO: mgr inż. Damian Bida	IMIĘ I NAZWISKO: mgr inż. Damian Bida